




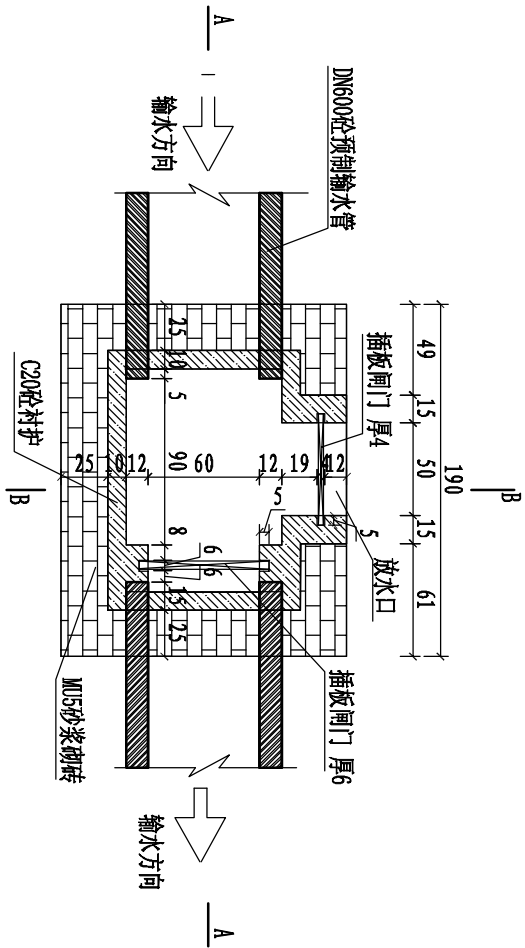

出水口平面图 1:100

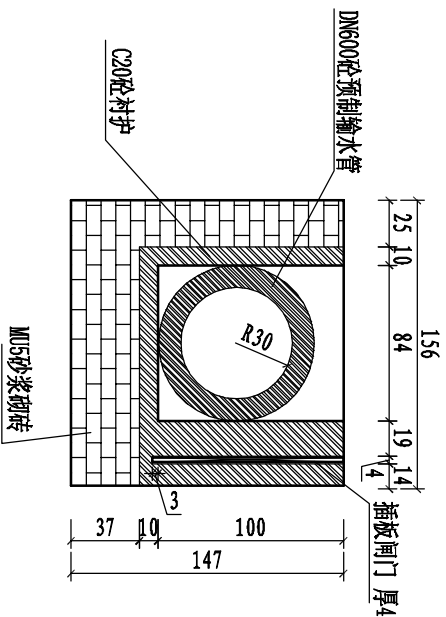

B-B断面图 1:100

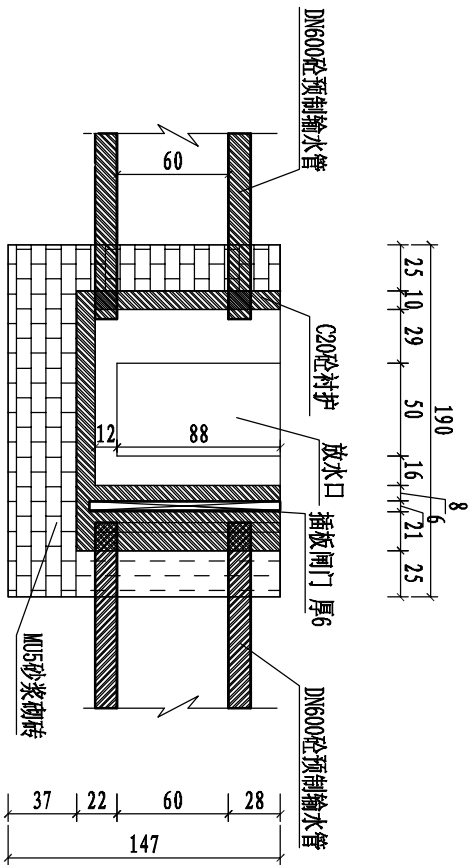

A-A断面图 1:100

说明:

- 1、本图尺寸：高程为85国家基准高程，单位 以米计，其它也以米计。
- 2、本图为输水管道出水口结构图，沿线共设置6处，出水口底高程根据管道沿线高程调整。
- 3、出水口采用砖砌结构，内衬10cm厚C20砼。
- 4、在出水口及下游管道进口处设置插板闸门，以便调整下游及灌溉田面水位高程。

义乌市安迪水利水电勘测设计有限公司

核定		大荆镇大井头村蓄水池工程				
审查						
校核						
设计			管道出水口结构图			
制图			比例	1:50	日期	2013.05
设计证书	A133000113		图号	09		